


K. Ú. SLAVIČ

SEKCE 2

SEKCE 2

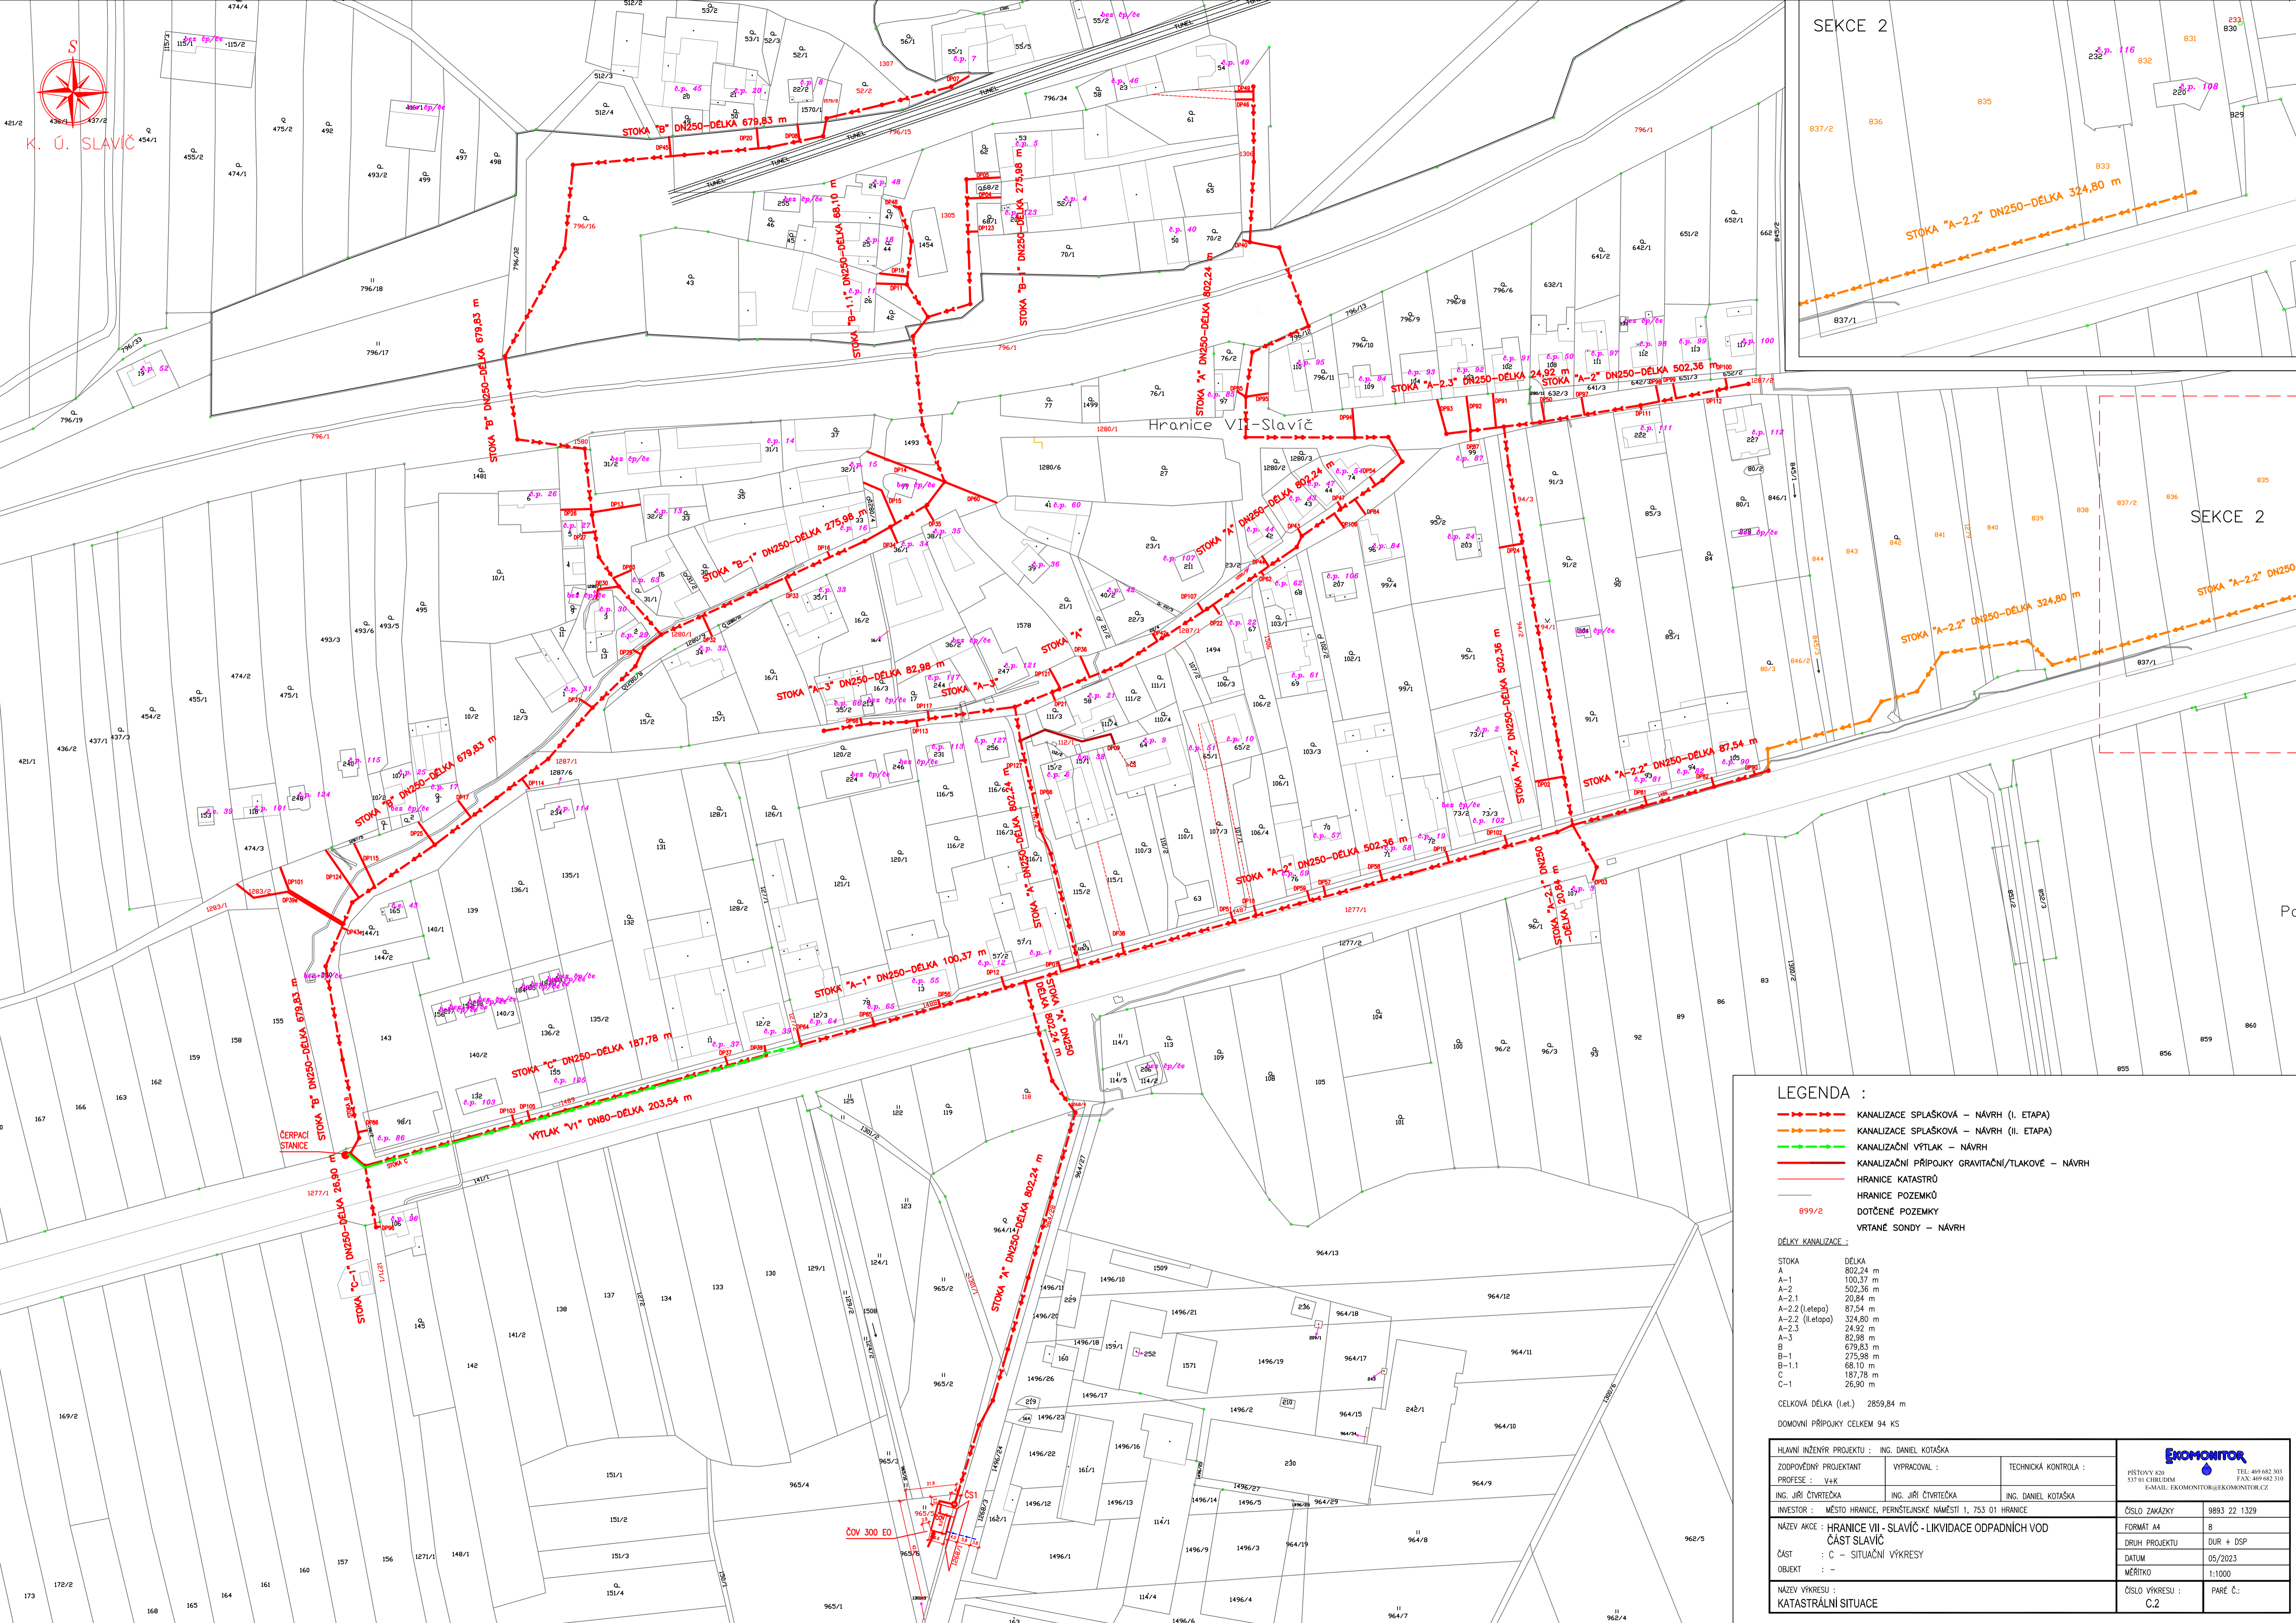

- LEGENDA :**
- KANALIZACE SPLAŠKOVÁ – NÁVRH (I. ETAPA)
 - KANALIZACE SPLAŠKOVÁ – NÁVRH (II. ETAPA)
 - KANALIZAČNÍ VÝTLAK – NÁVRH
 - KANALIZAČNÍ PŘÍPOJKY GRAVITAČNÍ/TLAKOVÉ – NÁVRH
 - HRANICE KATASTRŮ
 - HRANICE POZEMKŮ
 - DOTČENÉ POZEMKY
 - o VRTANÉ SONDY – NÁVRH

DĚLKY KANALIZACE :

STOKA	DĚLKA
A	802,24 m
A-1	100,37 m
A-2	502,36 m
A-2.1	20,84 m
A-2.2 (I. etapa)	87,54 m
A-2.2 (II. etapa)	324,80 m
A-2.3	24,92 m
A-3	82,98 m
B	679,83 m
B-1	275,98 m
B-1.1	88,10 m
C	187,78 m
C-1	26,90 m

CELKOVÁ DÉLKA (I. et.) 2859,84 m

DOMOVNÍ PŘÍPOJKY CELKEM 94 KS

HLAVNÍ INŽENÝR PROJEKTU : ING. DANIEL KOTAŠKA		TECHNICKÁ KONTROLA :	
ZODPOVĚDNÝ PROJEKTANT	VYPRACOVAL :		
PROFESE : V+K	ING. JIŘÍ ČVĚRTEČKA		
ING. JIŘÍ ČVĚRTEČKA	ING. JIŘÍ ČVĚRTEČKA	ING. DANIEL KOTAŠKA	
INVESTOR : MĚSTO HRANICE, PERNŠTEJNSKÉ NÁMĚSTÍ 1, 753 01 HRANICE			
NÁZEV AKCE : HRANICE VII - SLAVIČ - LIKVIDACE ODPADNÍCH VOD		ČÍSLO ZAKÁZKY : 9893 22 1329	
ČÁST SLAVIČ		FORMÁT A4 : B	
ČÁST : C - SITUÁČNÍ VÝKRESY		DRUH PROJEKTU : DUR + DSP	
OBJEKT : -		DATUM : 05/2023	
NÁZEV VÝKRESU :		MĚŘÍTKO : 1:1000	
KATASTRÁLNÍ SITUACE		ČÍSLO VÝKRESU : PARÉ Č.:	

EROMONITOR

PIŠTŮVY 820 TEL: +49 682 310
 537 01 CHŘEJŮV FAX: +49 682 310
 E-MAIL: EROMONITOR@EROMONITOR.CZ